


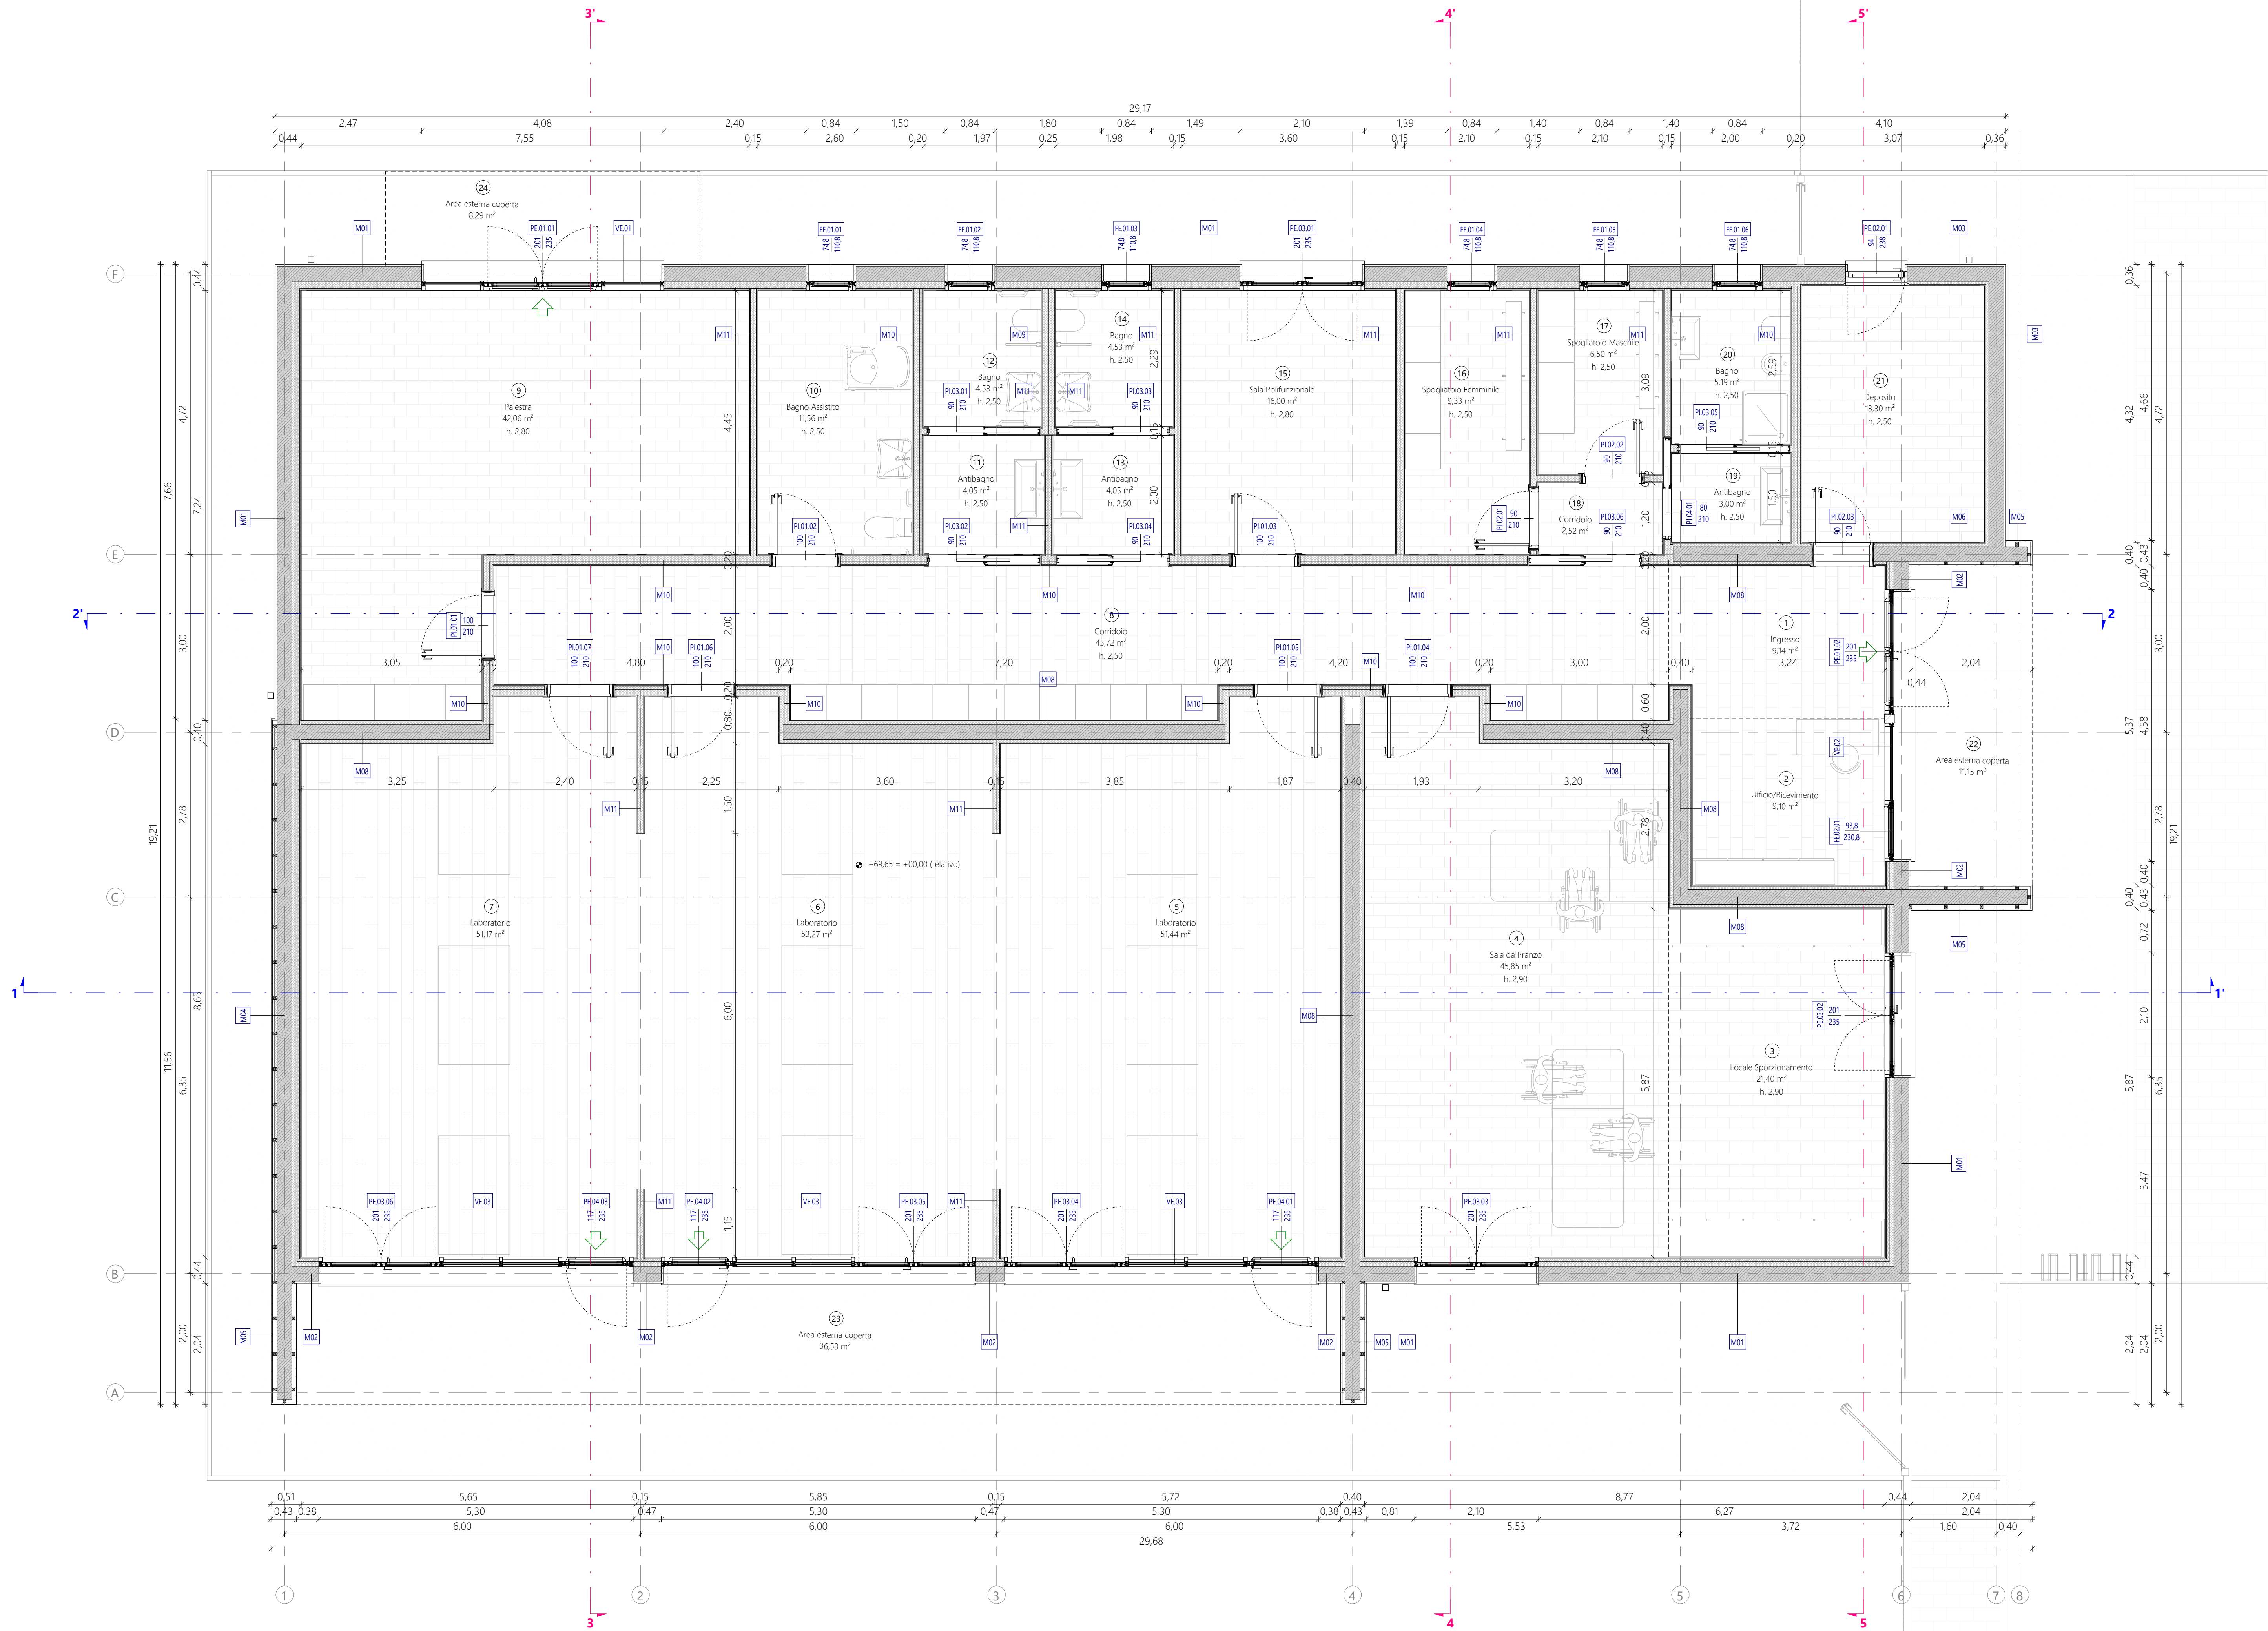

CALCOLO delle SUPERFICI, ILLUMINAZIONE e AREAZIONE										
Vano n°	Destinazione	Superficie utile (mq)	H media vano (m)	Sup. Illum. richiesta (mq)	Sup. Illum. progetto (mq)	Ill. artificiale	Sup. Aerante richiesta (mq)	Sup. Aerante progetto (mq)	Vent. artificiale	Riferimento Normativo
P 01	INGRESSO	8,96	-	0,90	5,04	*	0,45	5,04	↔	Circolare Reg. Veneto n° 13 Parte I - 3.1-4.1
P 02	UFFICIO - RICEVIMENTO	8,86	-	1,11	5,60	*	1,11	2,40	↔	Circolare Reg. Veneto n° 13 Parte I - 3.3-3.5
P 03 / P 04	SPORZIONAMENTO / SALA DA PRANZO	67,25	2,9	6,73	10,08	*	3,36	10,08	↔	Circolare Reg. Veneto n° 13 Parte I - 3.1-4.1
P 05	LABORATORIO	51,44	-	5,14	12,72	*	2,57	7,92	↔	Circolare Reg. Veneto n° 13 Parte I - 3.1-4.1
P 06	LABORATORIO	53,27	-	5,33	12,72	*	2,66	7,92	↔	Circolare Reg. Veneto n° 13 Parte I - 3.1-4.1
P 07	LABORATORIO	51,17	-	5,12	12,72	*	2,56	7,92	↔	Circolare Reg. Veneto n° 13 Parte I - 3.1-4.1
P 08	DISTRIBUZIONE ORIZZONTALE	46,72	2,50	//	/	*	//	/	↔	
P 09	PALESTRA	42,06	2,80	4,21	9,79	*	2,10	4,90	↔	Circolare Reg. Veneto n° 13 Parte I - 3.1-4.1
P 10	BAGNO ASSISTITO	11,56	2,50	//	/	*	//	/	↔	
P 11	ANTIBAGNO MASCHILE	4,05	2,50	//	/	*	//	/	↔	
P 12	BAGNO MASCHILE	4,53	2,50	//	/	*	//	/	↔	
P 13	ANTIBAGNO FEMMINILE	4,05	2,50	//	/	*	//	/	↔	
P 14	BAGNO FEMMINILE	4,53	2,50	//	/	*	//	/	↔	
P 15	SALA POLIFUNZIONALE	16,00	2,80	1,60	5,0	*	0,80	5,0	↔	Circolare Reg. Veneto n° 13 Parte I - 3.1-4.1
P 16	SPOGLIATOIO PERSONALE FEMMINILE	9,33	2,50	0,93	1,01	*	0,47	1,01	↔	Circolare Reg. Veneto n° 13 Parte I - 2.3
P 17	SPOGLIATOIO PERSONALE MASCHILE	6,50	2,50	0,65	1,01	*	0,33	1,01	↔	Circolare Reg. Veneto n° 13 Parte I - 2.3
P 18	DISTRIBUZIONE ORIZZONTALE	2,52	2,50	//	/	*	//	/	↔	
P 19	ANTI BAGNO	3,00	2,50	//	/	*	//	/	↔	
P 20	BAGNO	5,19	2,50	//	/	*	//	/	↔	
P 21	DEPOSITO	13,30	2,50	//	/	*	//	2,18	↔	

Legenda
/ // non presente non richiesta
* Venti integrati con illuminazione artificiale da norma UNI 10380-1994 e somma.
↔ Venti integrati con aerazione artificiale secondo Circolare n. 13 (01/07/1997) regione Veneto e somma.



COMMESSA DR20250001

Comune di SUSEGANA

Progetto di Fattibilità Tecnico-Economica (PFTE)
Opera pubblica in variante per intervento di demolizione e ricostruzione di un nuovo centro diurno per persone con disabilità (CEDD), opere esterne pertinenziali e nuovo parcheggio pubblico presso via Pasubio loc. Ponte della Priula, Comune di Susegana (TV).
Convenzione integrativa relativa ai rapporti conseguenti alla attuazione del Piano Urbanistico Attuativo denominato "IperLando", sottoscritta tra Lando S.p.a. e il Comune di Susegana

OGGETTO

COMMITTENTE
 Comune di Susegana
Piazza Martiri della Libertà, 11
31058, Susegana (TV)

GRUPPO DI PROGETTAZIONE



d-recta srl

via Ferrara, 28 - 01012 San Vittorino (TV) - Italia
t. 0438.171027 - f. 0438.171029
info@recta.it - www.recta.it

PROGETTO E COORDINAMENTO
Arch. Marco Pagani

DIRETTORE TECNICO
Arch. Dino De Zan

COLLABORATORI
Arch. Andrea Storco
Arch. Annalisa Possamai
Dott.ssa Salina Santayeva

Evo Engineering srl

Corte di San Francesco, 4
31053 Casale Maggiori (TV) - Italia
t. 0438.842179
info@evoing.it

PROGETTO IMPIANTI ELETTRICI E MECCANICI
P.L. Mirco Bovo
Ing. Massimo Nadal

PROGETTO STRUTTURALE
Arch. Massimo Coan

RELAZIONE GEOLOGICA
Geol. Simone Barbieri
Geol. Filippo Torresan

ACUSTICA
Dott. Bruno Zorzi

COORDINATORE SICUREZZA
Arch. Lara Pagani

ELABORATO STATO DI PROGETTO


Pianta piano terra

scala
1:50

codice
DR20250001 APD00PP000

EMISSIONE

rev	data	descrizione	redatto	controllato
00	03/10/2025	Prima emissione	SS	AS

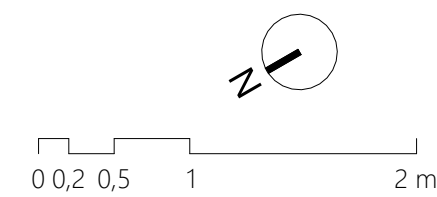

Il presente documento è di proprietà di d-recta srl. Ogni utilizzo non autorizzato sarà perseguito a norma di legge.
certificato norma UNI EN ISO 9001:2015 n. 17180-I
certificato norma UNI ISO 45001:2018 n. 17180-I