

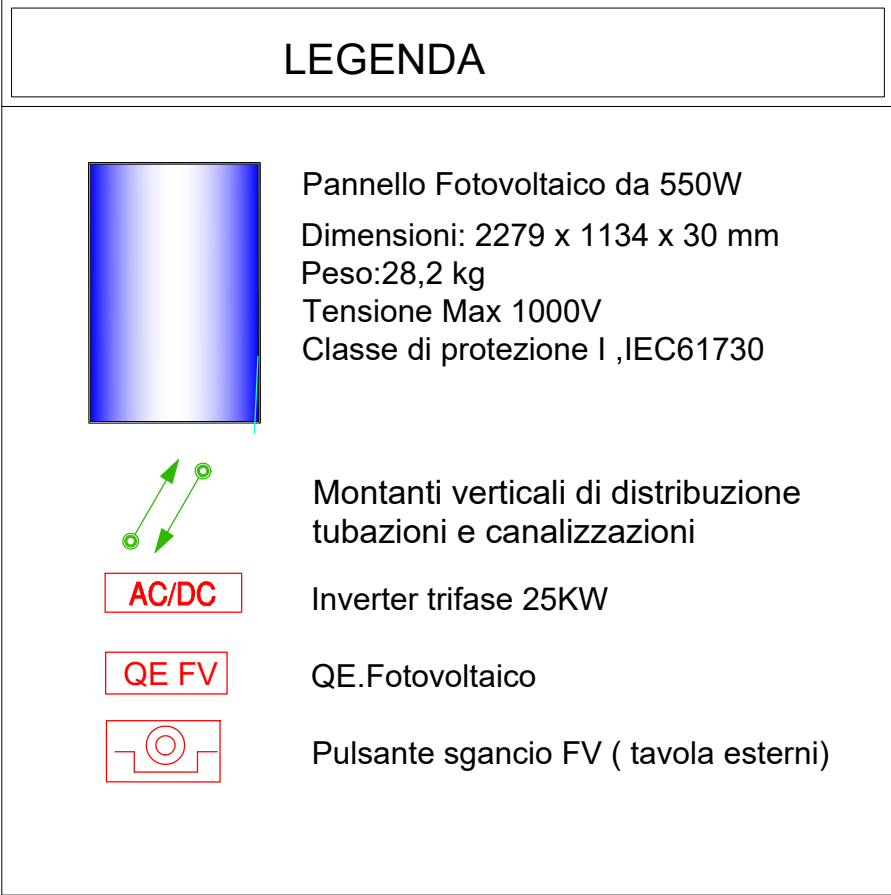
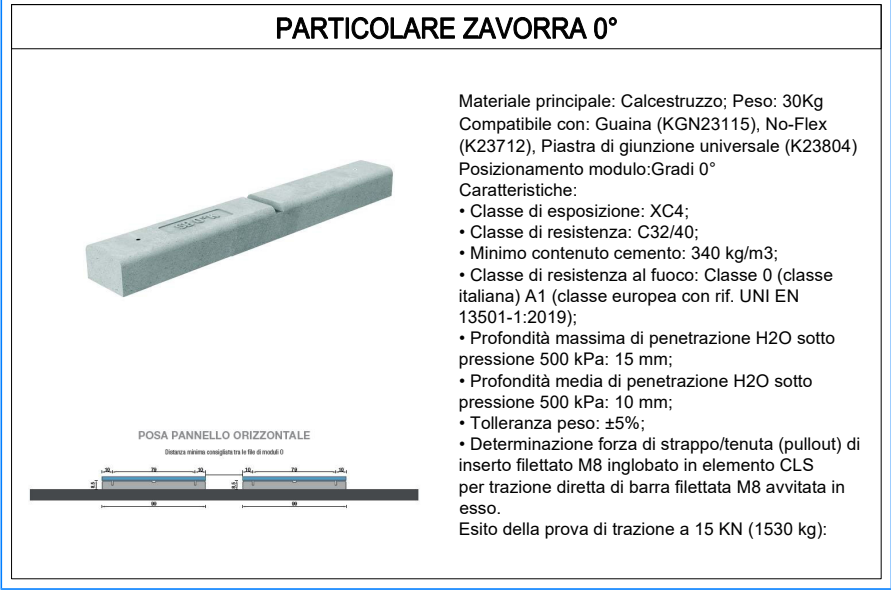


SCHEMA UNIFILARE IMPIANTO FOTOVOLTAICO DA 26,4 kWp

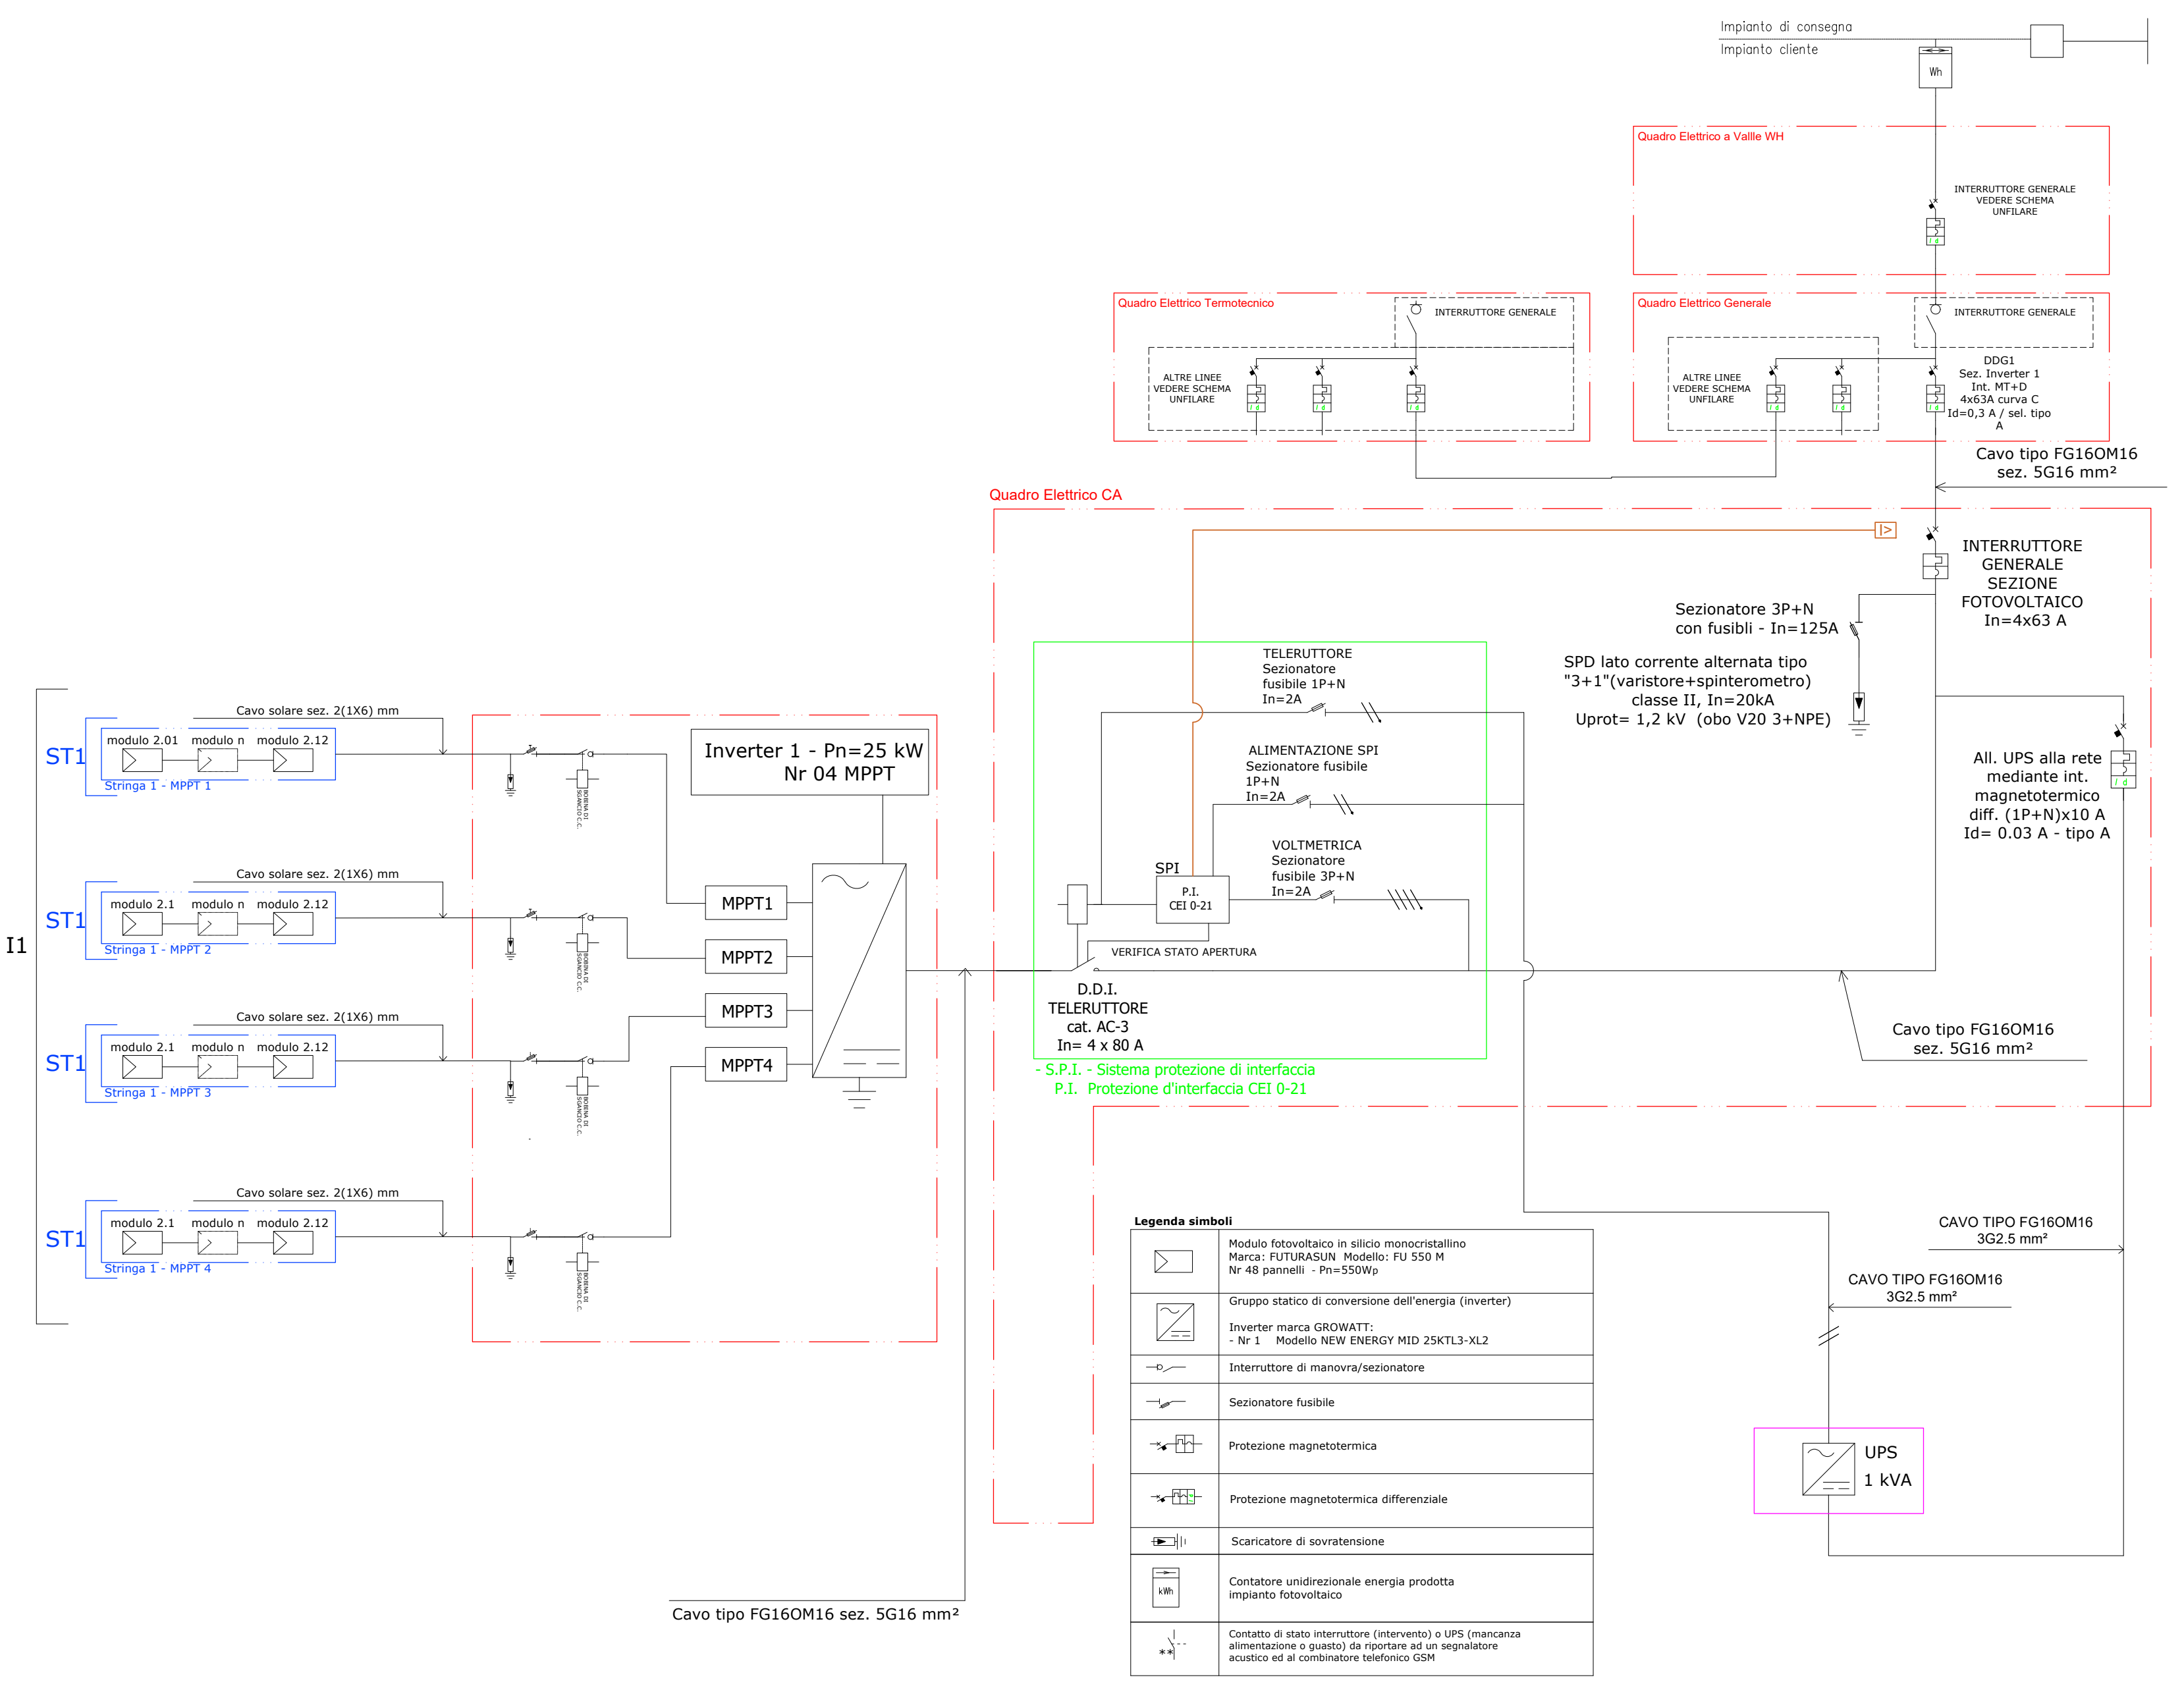

SCHEMA TOPOGRAFICO IMPIANTO FOTOVOLTAICO DA 26,4kWp

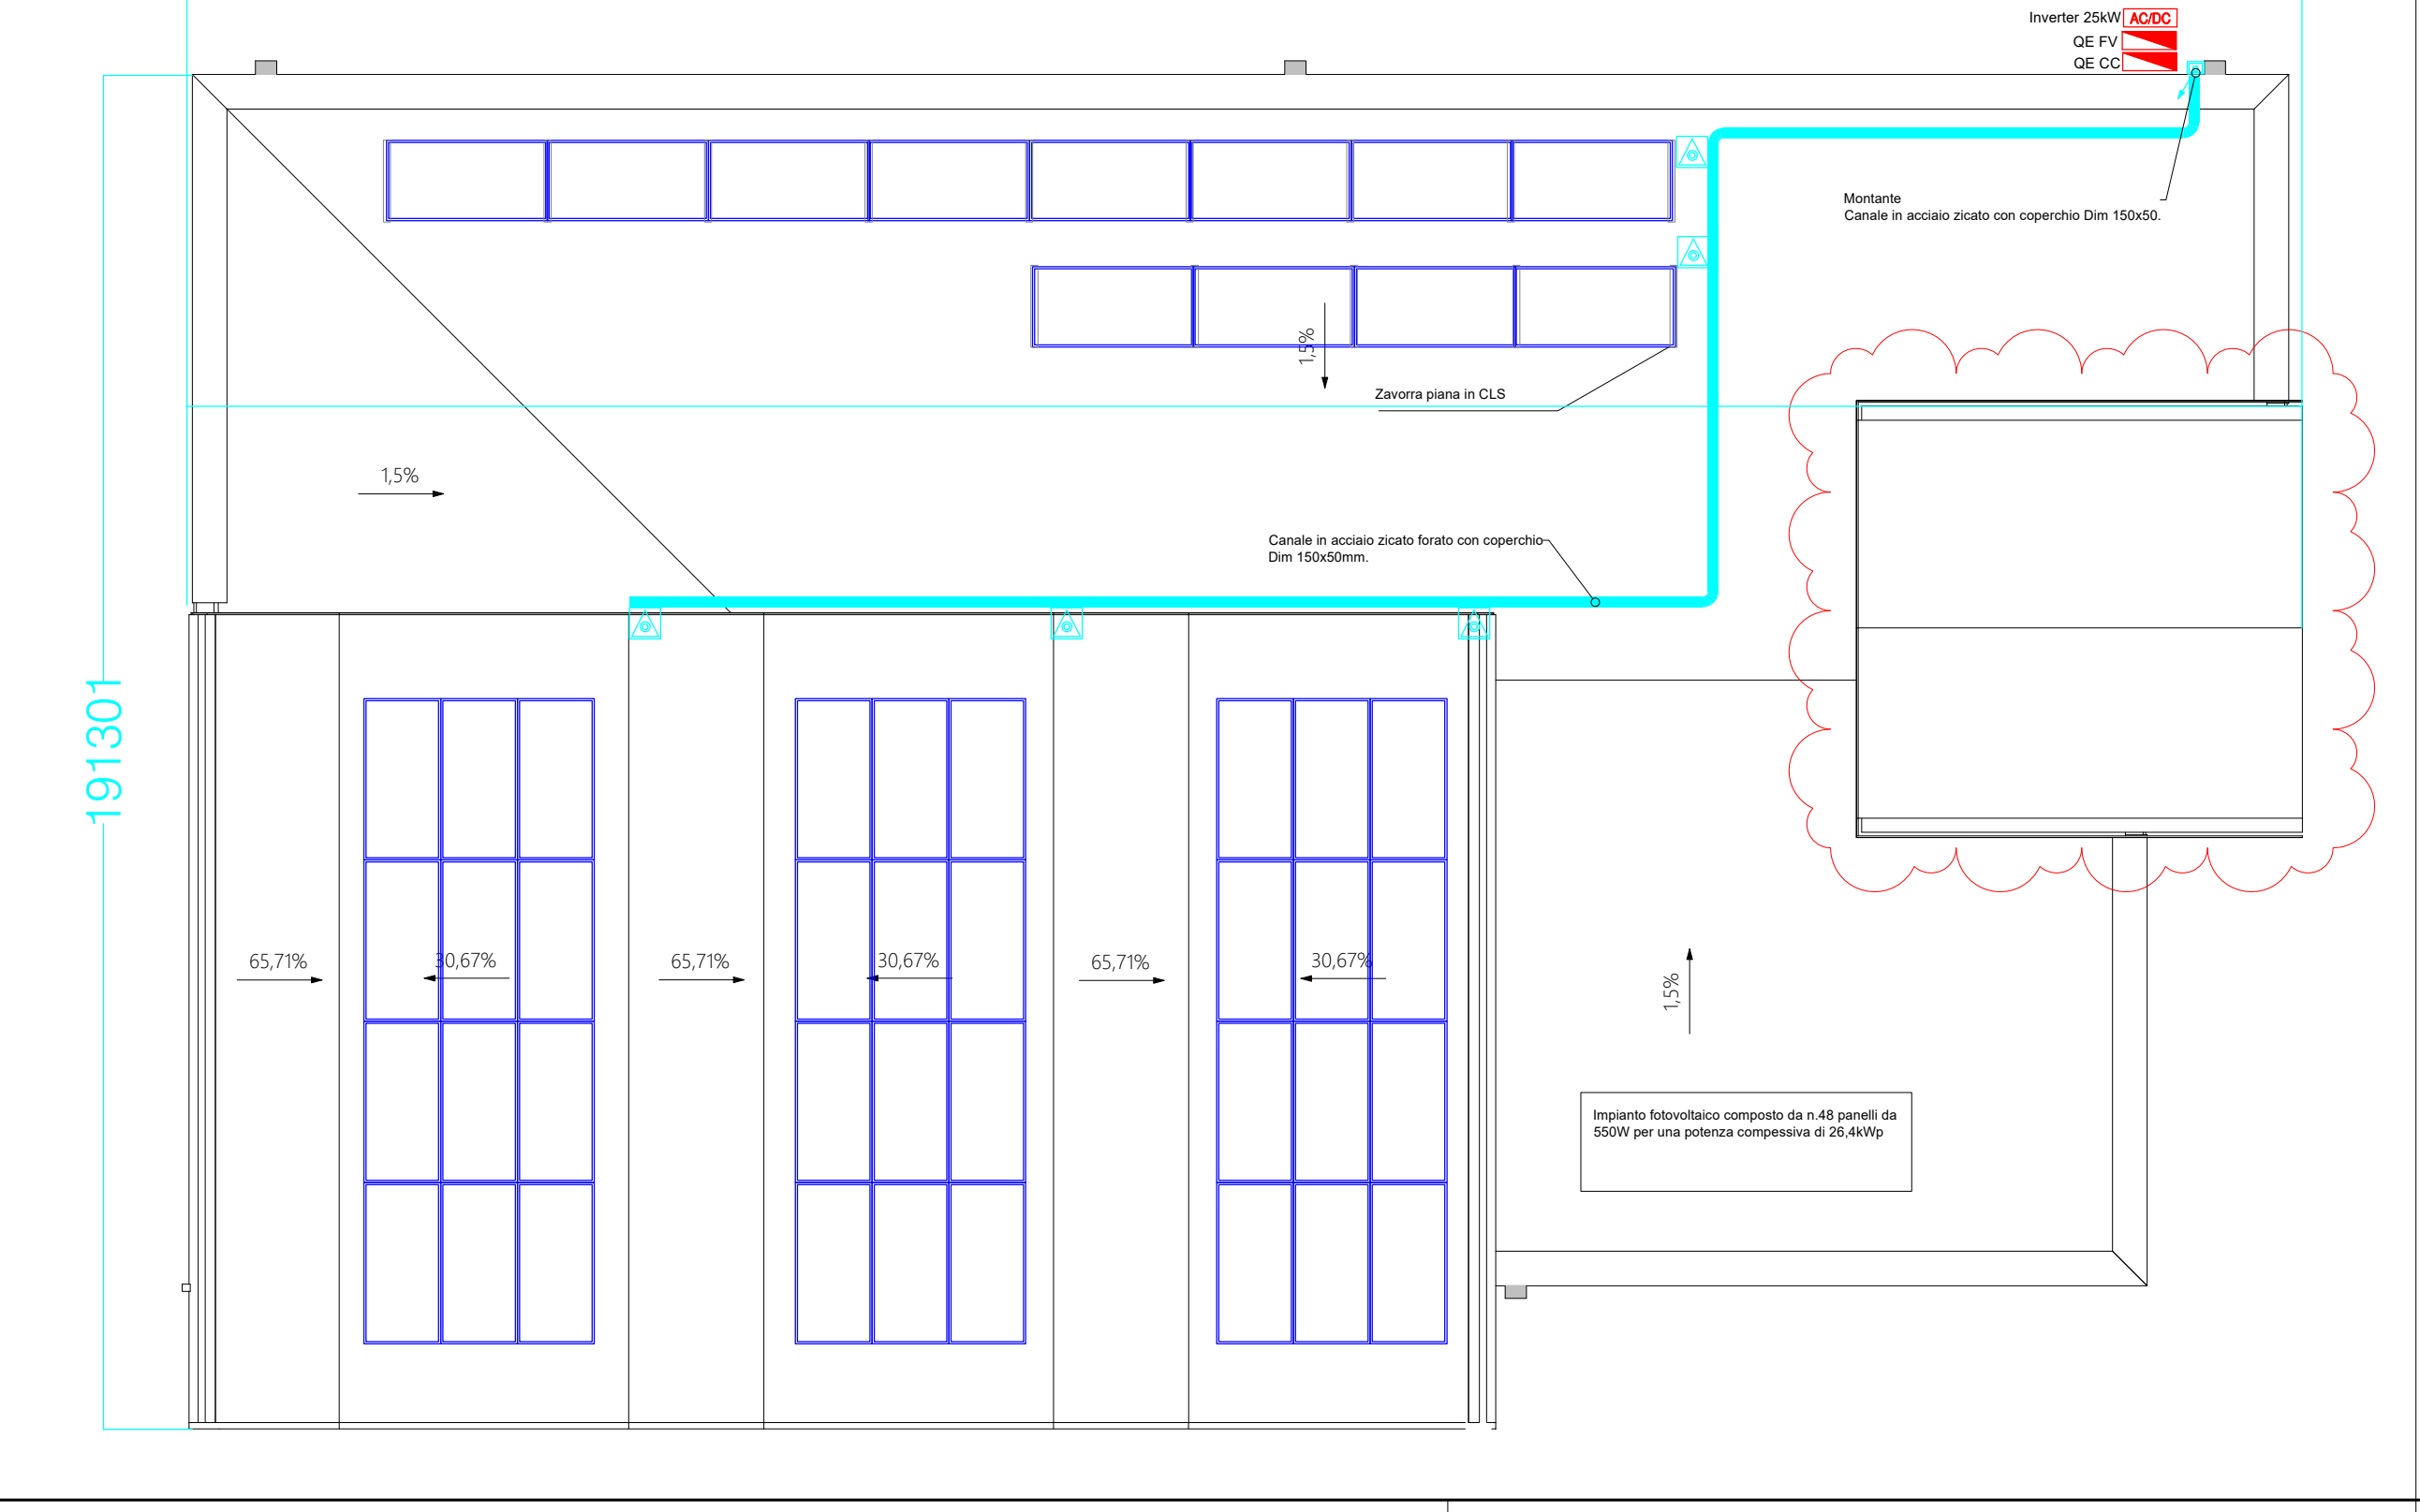

COMMESSA DR20250001

Comune di SUSEGANA

Progetto di Fattibilità Tecnico-Economica (PFTE)
Opera pubblica in variante per intervento di demolizione e ricostruzione di un nuovo centro diurno per persone con disabilità (CEOD), opere esterne pertinenziali e nuovo parcheggio pubblico presso via Pasubio loc. Ponte della Priula, Comune di Susegana (TV).
Convenzione integrativa relativa ai rapporti conseguenti alla attuazione del Piano Urbanistico Attuativo denominato "IperLando", sottoscritta tra Lando S.p.a. e il Comune di Susegana

OGGETTO

COMMITTENTE

Comune di Susegana
Piazza Martiri della Libertà, 11
31058, Susegana (TV)

GRUPPO DI PROGETTAZIONE

d'recta
urban management
d'recta srl
via Villa Liceri 14
31020 San Fior (TV) - Italia
t. 0438.1710037 - f. 0438.1710109
info@d-recta.it - www.d-recta.it

Evo Engineering srl
Corte di San Francesco, 4
31023 Caspella Maggiore (TV) - Italia
t. 0438.842379
info@evoing.it

Studio GEO 4
via Roma, 1
31023 Caspella Maggiore (TV) - Italia
tel. e fax +39 0438 180073 - www.studio4.it
info@studio4.it

PROGETTO E COORDINAMENTO
Arch. Marco Pagani

DIRETTORE TECNICO
Arch. Dino De Zan

COLLABORATORI
Arch. Andrea Stocco
Arch. Annalisa Possamai
Dott.ssa Salma Sartayeva

PROGETTO IMPIANTI ELETTRICI E MECCANICI
P.I. Mirco Bovo
ing. Massimo Nadal

PROGETTO STRUTTURALE
Arch. Massimo Coan

RELAZIONE GEOLOGICA
Geol. Simone Barbieri
Geol. Filippo Torresan

ACUSTICA
Dott. Bruno Zorzi

COORDINATORE SICUREZZA
Arch. Lara Pagani

ELABORATO

STATO DI PROGETTO

Schema Topografico ed Unifilare Impianto Fotovoltaico

scala

1:100

EMISSIONE

rev. data descrizione redatto controllato

00 03/10/2025 Prima emissione MB MN



Il presente documento è di proprietà di d'recta srl. Ogni utilizzo non autorizzato sarà perseguito a norma di legge.
certificato norma UNI EN ISO 9001:2015 n. 17180-I
certificato norma UNI ISO 45001:2018 n. 17180-I

E08

codice
DR20250001EPD00IF000